


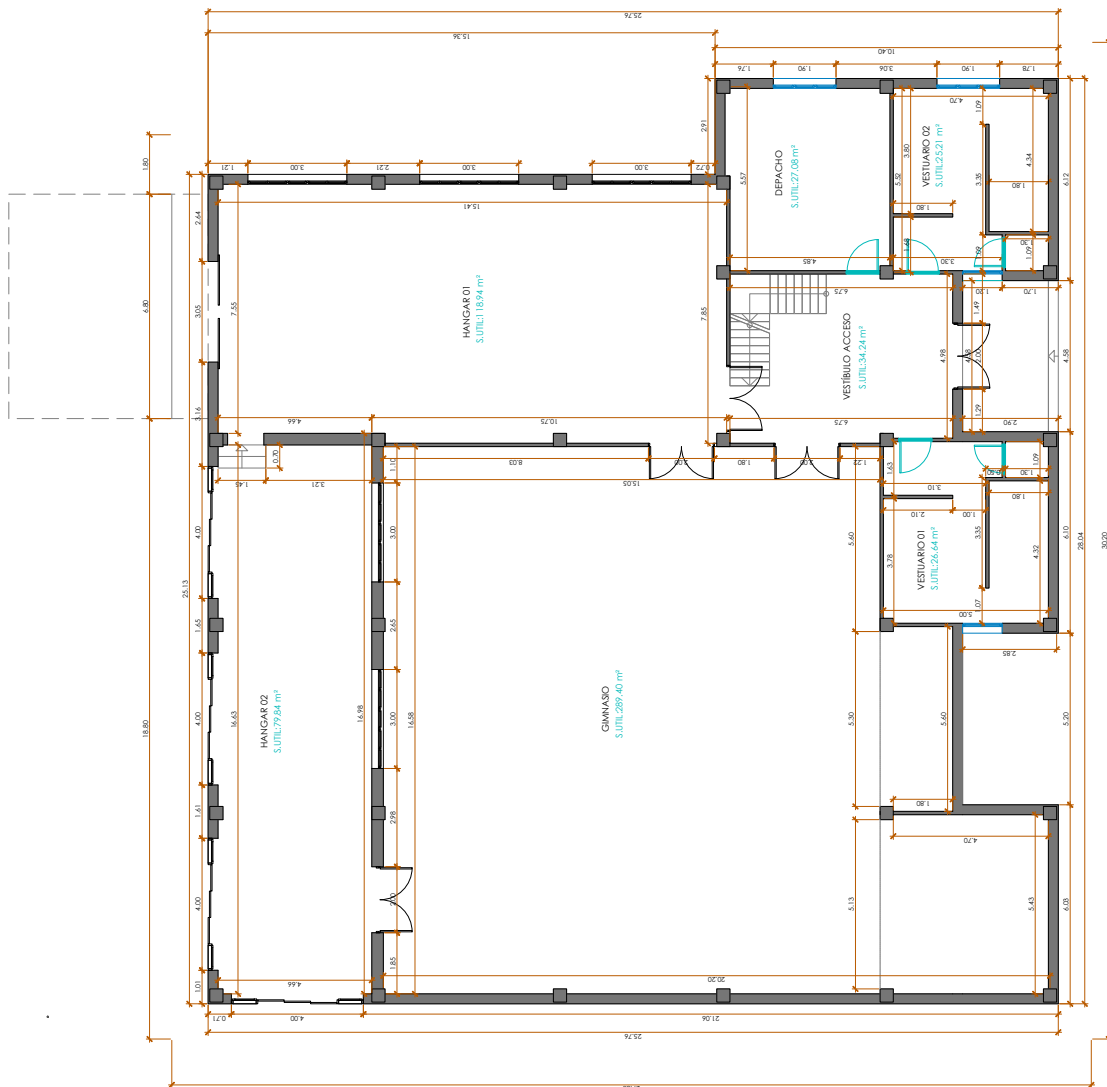

PLANTA BAJA


COMANDO PORCENTAJE POR PLANAS		
PLANAS	S.U.T.I.L. (m²)	% COMB. (m²)
PLANAS BAJA		
VESTIBULO	34.24	
VESTUARIO 01	26.44	
VESTUARIO 02	23.21	
DEPACHO	27.08	
HANGAR 01	118.94	
HANGAR 02	79.84	
GIMNASIO	289.40	
TOTAL PLANAS BAJA	601.35	448.36

Oficina de registro general telemático	
ENTRADA	
06/06/2026 17:29	
2026RT012784	
 Deputación Provincial Servizo de Arquitectura	
PROYECTO	BASCO Y DE EJECUCION PARA EL ACCOMODACION DE LOS VESTIARIOS DE LA ESCUELA DE LA AVENIDA MARQUES DE CAMBERO
PLACON	AVENIDA MARQUES DE CAMBERO 1000
EXPERIENTE	2026/CAG 24/000012
ARQUITECTA	SARA FERNANDEZ RIVERA

PLANO	Replanteo, Distribución y cotas
EA.01	
ESCALA 1/100 en A3	

	IV76UPP4DD7KRSOL6YGRD47APY	Fecha y Hora	06/06/2026 17:29:18
Normativa	Este documento incorpora firma electrónica reconocida de acuerdo a la ley 6/2020, de 11 de noviembre, reguladora de determinados aspectos de los servicios electrónicos de confianza.		
Firmado por	SARA FERNANDEZ RIVERA		
Url de verificación	https://etramite.deputacionlugo.org/verifirma-lugo/code/IV76UPP4DD7KRSOL6YGRD47APY	Página	1/20



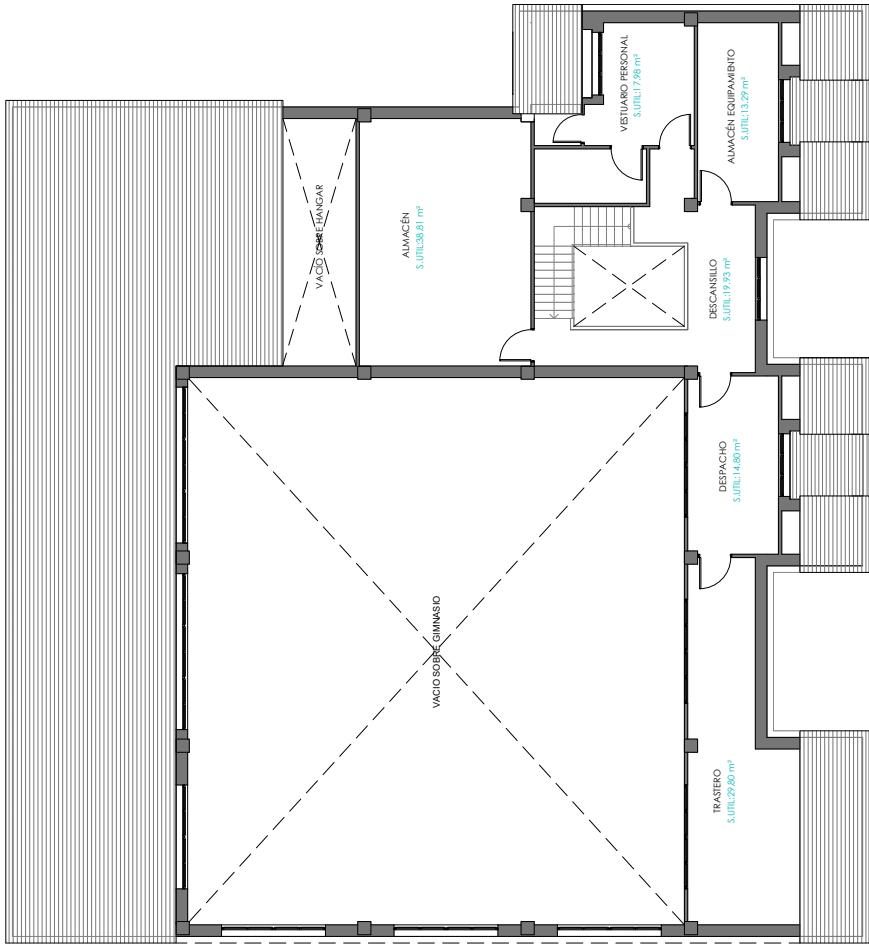

PLANTA ALTA

COMPARATIVO PORCENTAJE POR PLANTAS		
PLANTA	S. UTIL (m²)	S. CONSTR. (m²)
PLANTA BAJA		
VESTIBULO	34.24	
VESTUARIO 01	21.44	
VESTUARIO 02	25.21	
DESPACHO	27.08	
HANGAR 01	118.94	
HANGAR 02	79.84	
GRANERIO	289.40	
TOTAL PLANTA BAJA	601.35	448.36




Deputación Provincial
Servizo de Arquitectura

PROYECTO	BÁSICO Y DE EJECUCIÓN PARA EL ACCIONAMIENTO DE LOS VESTIARIOS DE LA ESCUELA DE PRAGUISMO		
SITUACIÓN	AVIRGENDA MARQUÉS DE OMBRIERO Nº2, LUGO		
EXPEDIENTE	2024/CAL-24/000012	DATA	04-05-2024
ARQUITECTA	SARA FERNÁNDEZ RIVERA		
PLANO	Plantas: Distribución y cota		Nº
			EA.02
			ESCALA 1:100 (m/1.42)




	IV76UPP4DD7KRSOL6YGRD47APY	Fecha y Hora	06/06/2026 17:29:18
Normativa	Este documento incorpora firma electrónica reconocida de acuerdo a la ley 6/2020, de 11 de noviembre, reguladora de determinados aspectos de los servicios electrónicos de confianza.		
Firmado por	SARA FERNANDEZ RIVERA		
Url de verificación	https://etramite.deputacionlugo.org/verifirma-lugo/code/IV76UPP4DD7KRSOL6YGRD47APY	Página	2/20




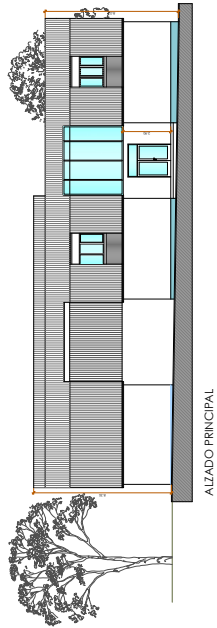


ALZADO PRINCIPAL

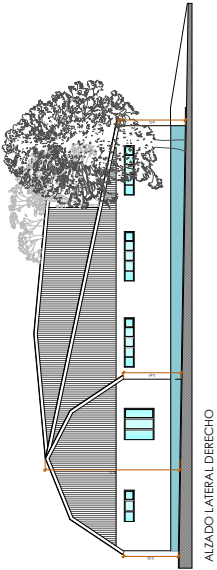



ALZADO LATERAL DERECHO

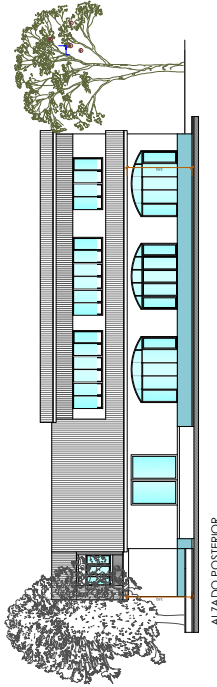


ALZADO POSTERIOR

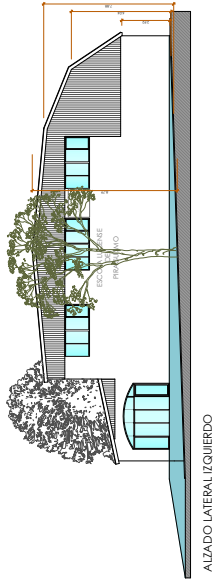

ALZADO LATERAL IZQUIERDO

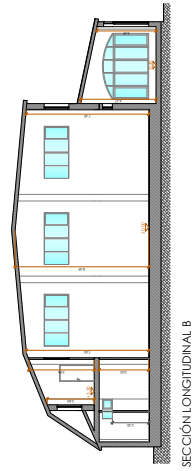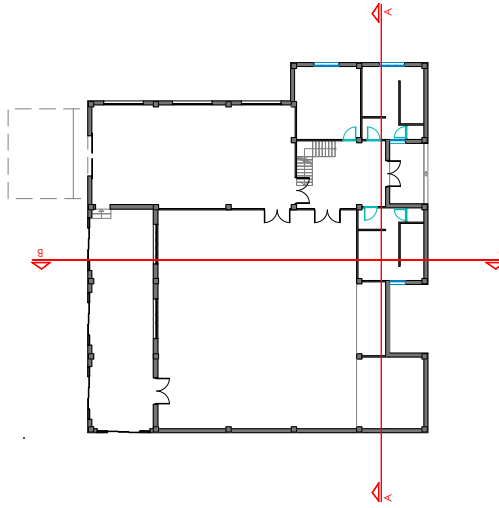

SECCIÓN LONGITUDINAL B

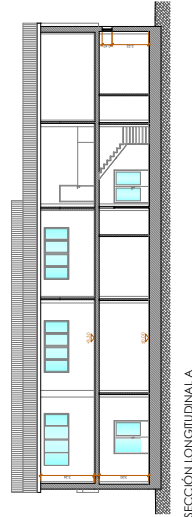

SECCIÓN LONGITUDINAL A



Deputación Provincial
Servizo de Arquitectura

PROYECTO: BÁSICO Y DE EJECUCIÓN PARA EL ACCIONAMIENTO

DE LOS VESTIARIOS DE LA ESCUELA DE PRAGUISMO

SITUACIÓN: AVENIDA MARQUÉS DE CAMBERO Nº2, LUGO

EXISTENTE: 2024/CAL_241000012

DATA: 04-05-2024

ARQUITECTA: SARA FERNÁNDEZ RIVERA

PLANO: Alzados y secciones

Nº: EA.03

ESCALA: 1/100 (B) / A2



	IV76UPP4DD7KRSOL6YGRD47APY	Fecha y Hora	06/06/2026 17:29:18
Normativa	Este documento incorpora firma electrónica reconocida de acuerdo a la ley 6/2020, de 11 de noviembre, reguladora de determinados aspectos de los servicios electrónicos de confianza.		
Firmado por	SARA FERNANDEZ RIVERA		
Url de verificación	https://etramite.deputacionlugo.org/verifirma-lugo/code/IV76UPP4DD7KRSOL6YGRD47APY	Página	3/20



- Demolición tabiquería
- Demolición alcatados
- Levantado carpintería interior
- Demolición solado incluso base pavimento
- Levantado carpintería exterior
- Repleno de solado



PLANTA BAJA

COMPARATIVO PORCENTAJE POR PLANOS		
PLANOS	S.UTIL. (m²)	S. Constr. (m²)
PLANTA BAJA		
VESTIBULO	34.24	34.24
VESTIBULARIO 01	21.44	21.44
VESTIBULARIO 02	25.21	25.21
DESPACHO	27.08	27.08
HANGAR 01	118.94	118.94
HANGAR 02	79.84	79.84
GIMNASIO	289.40	289.40
TOTAL PLANTA BAJA	601.35	601.35



Deputación Provincial
Servizo de Arquitectura

PROYECTO	BÁSICO Y DE EJECUCIÓN PARA EL ACCIONAMIENTO DE LOS VESTIBULOS DE LA ESCUELA DE PRAGMATISMO		
UBICACIÓN	AV. RIVERA MARQUÉS DE CAMBERO Nº2, LUGO		
EXPERIENTE	2024/CAL-24/000012	DATA	04-05-2024
ARQUITECTA	SARA FERNÁNDEZ RIVERA		
PLANO	Replanteo: Actuaciones		
Nº			EA.04
ESCALA			1:100 m/A2



	IV76UPP4DD7KRSOL6YGRD47APY	Fecha y Hora	06/06/2026 17:29:18
Normativa	Este documento incorpora firma electrónica reconocida de acuerdo a la ley 6/2020, de 11 de noviembre, reguladora de determinados aspectos de los servicios electrónicos de confianza.		
Firmado por	SARA FERNANDEZ RIVERA		
Url de verificación	https://etramite.deputacionlugo.org/verifirma-lugo/code/IV76UPP4DD7KRSOL6YGRD47APY	Página	4/20





PLANTA BAJA



Deputación Provincial
Servizo de Arquitectura

PROYECTO: BÁSICO Y DE EJECUCIÓN PARA EL ACCIONAMIENTO

DE LOS VESTUARIOS DE LA ESCUELA DE PRAGUIMO

SITUACIÓN: AVENIDA MARQUÉS DE CAMBERO Nº2, LUGO

EXISTENTE: 2024/CAG_24/000012

FECHA: 06-05-2024

ARQUITECTA: SARA FERNÁNDEZ RIVERA

PLANO: Rotulación, Distribución y mobiliario


Nº: A.01

ESCALA: 1/100 (H/A2)



	IV76UPP4DD7KRSOL6YGRD47APY	Fecha y Hora	06/06/2026 17:29:18
Normativa	Este documento incorpora firma electrónica reconocida de acuerdo a la ley 6/2020, de 11 de noviembre, reguladora de determinados aspectos de los servicios electrónicos de confianza.		
Firmado por	SARA FERNANDEZ RIVERA		
Url de verificación	https://etramite.deputacionlugo.org/verifirma-lugo/code/IV76UPP4DD7KRSOL6YGRD47APY	Página	5/20



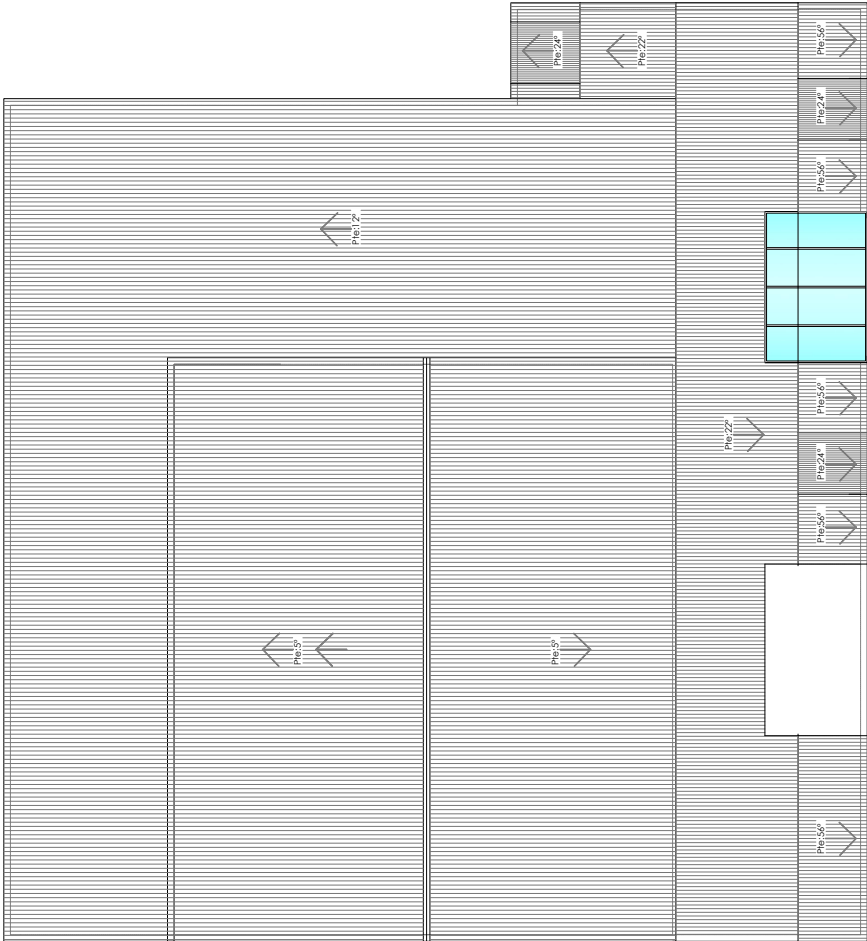

Deputación Provincial
Servizo de Arquitectura

PROYECTO: BÁSICO Y DE EJECUCIÓN PARA EL ACCIONAMIENTO DE LOS VESTIARIOS DE LA ESCUELA DE PRAGUISMO

SITUACIÓN: AVENIDA MARQUÉS DE OMBRIERO Nº2, LUGO

EXPERIENTE: 2024/CAL-24/000012


DATA: 04-05-2024

ARQUITECTA: SARA FERNÁNDEZ RIVERA

FOLIO: Rematado

Nº: A.02

ESCALA: 1/100 (6/7/12)

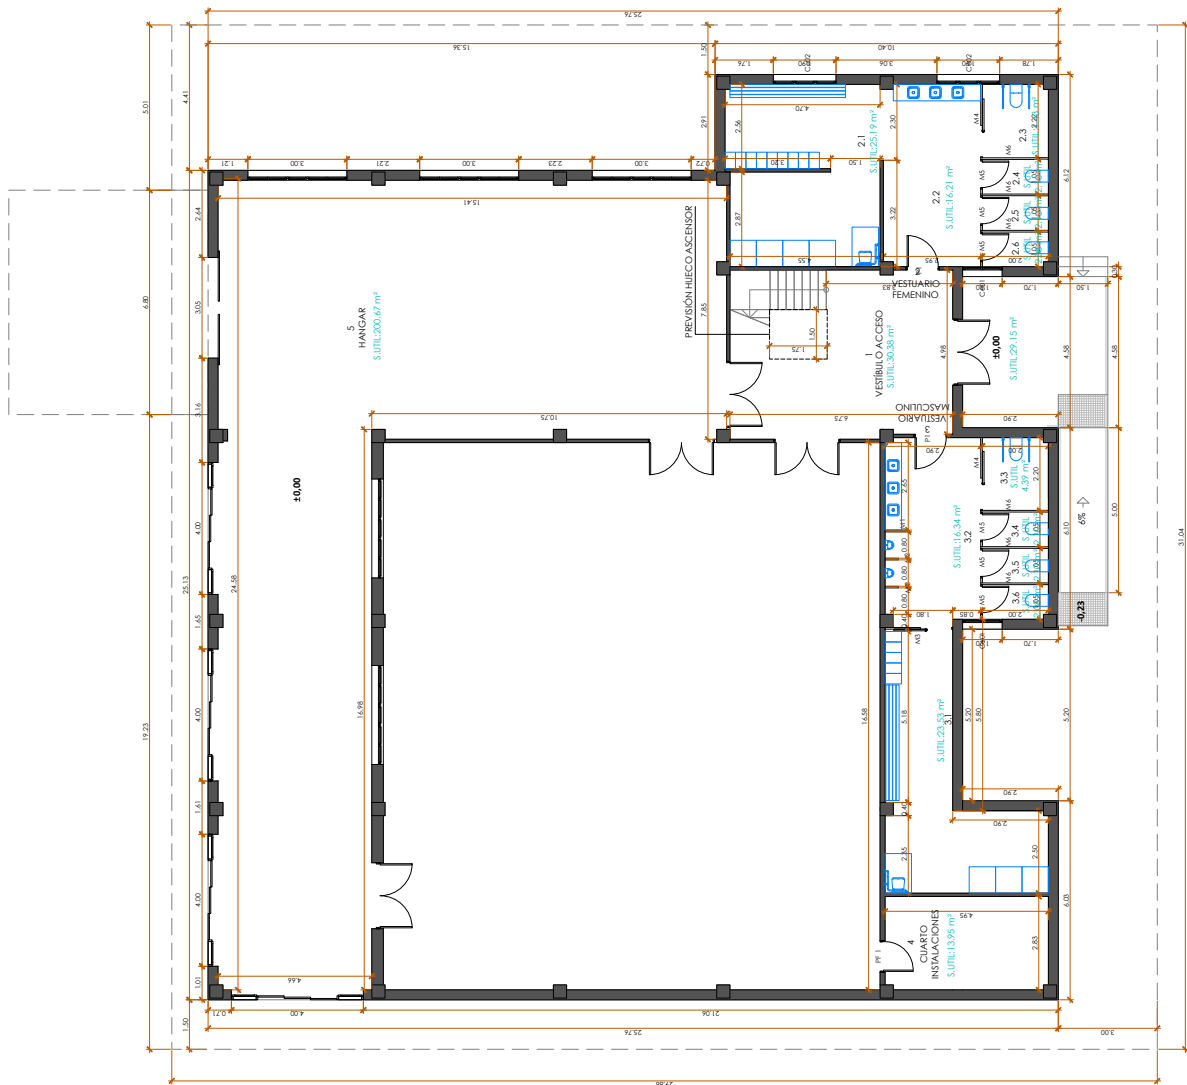

PLANTA BAJA

COMPUTO FORMORIZADO POR PLANTAS		
NIVEL	S. ÚTIL (m²)	S. CONTIN. (m²)
PLANTA BAJA		
VESTIBULO EXTERIOR	29.15	
VESTIBULO ACCESO	30.38	
VESTIBULO FEMENINO		
DUCHAS VESTIARIOS	25.19	
ZONA LAVABOS	16.21	
ASEO ACCESIBLE	4.43	
ASEO 01	2.10	
ASEO 02	2.10	
ASEO 03	2.08	
VESTIBULO MASCULINO		
ZONA DUCHAS VESTIARIOS	23.53	
ZONA LAVABOS	16.34	
ASEO ACCESIBLE	4.39	
ASEO 01	2.10	
ASEO 02	2.10	
ASEO 03	2.08	
CUARTO INSTALACIONES	13.95	
HANGAR	200.67	
TOTAL PLANTA BAJA	601.35	447.36





Deputación Provincial
Servizo de Arquitectura

PROYECTO	BARRIO DE EJECUCIÓN PARA EL ACCIONAMIENTO DE LOS VESTIARIOS DE LA ESCUELA DE PRAGUISMO		
UBICACIÓN	AVENIDA MARQUES DE OMBRERO Nº2, LUGO		
EXPERIENTE	2024/CAG. 24/000012	DATA	04-05-2024
ARQUITECTA	SARA FERNANDEZ RIVERA		
Nº	A.03		
ESCALA	1:100 (67/142)		

	IV76UPP4DD7KRSOL6YGRD47APY	Fecha y Hora	06/06/2026 17:29:18
Normativa	Este documento incorpora firma electrónica reconocida de acuerdo a la ley 6/2020, de 11 de noviembre, reguladora de determinados aspectos de los servicios electrónicos de confianza.		
Firmado por	SARA FERNANDEZ RIVERA		
Url de verificación	https://etramite.deputacionlugo.org/verifirma-lugo/code/IV76UPP4DD7KRSOL6YGRD47APY	Página	7/20



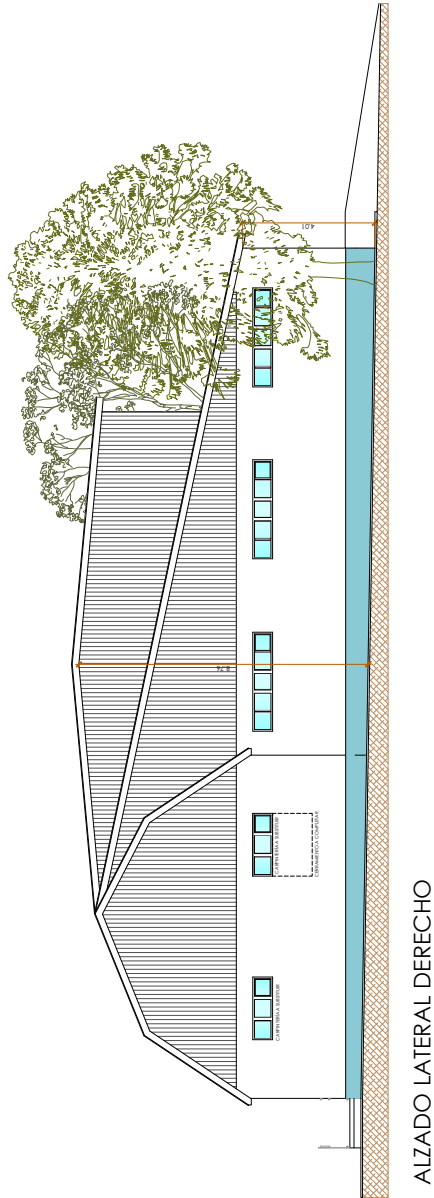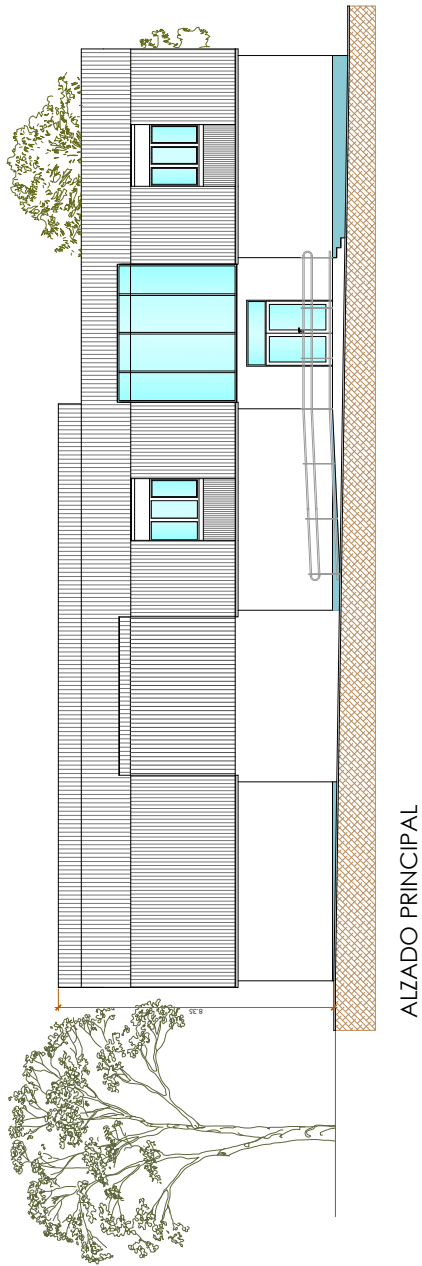

Deputación Provincial
Servizo de Arquitectura

PROYECTO: BÁSICO Y DE EJECUCIÓN PARA EL ACCIONAMIENTO
DE LOS VESTIBULOS DE LA ESCUELA DE PIRAGÜISMO

SITUACIÓN: AVENIDA MARQUÉS DE CAMBERO Nº2, LUGO

EXISTENTE: 2024/CAL 241000012

ARQUITECTA: SARA FERNÁNDEZ RIVERA

PLANO: ALZADOS

Nº



A.04

ESCALA: 1/100 (H/A)



	IV76UPP4DD7KRSOL6YGRD47APY	Fecha y Hora	06/06/2026 17:29:18
Normativa	Este documento incorpora firma electrónica reconocida de acuerdo a la ley 6/2020, de 11 de noviembre, reguladora de determinados aspectos de los servicios electrónicos de confianza.		
Firmado por	SARA FERNANDEZ RIVERA		
Url de verificación	https://etramite.deputacionlugo.org/verifirma-lugo/code/IV76UPP4DD7KRSOL6YGRD47APY	Página	8/20



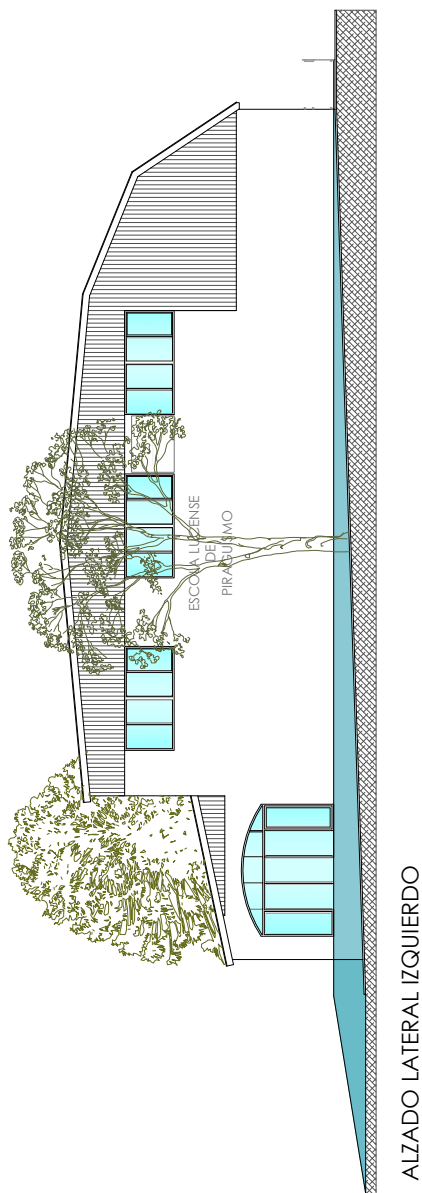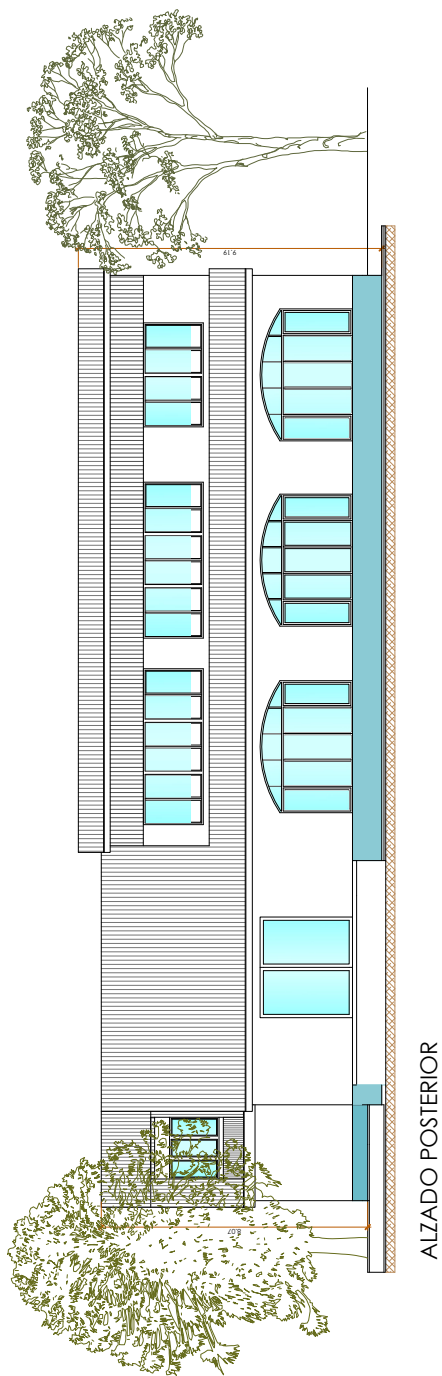

Deputación Provincial
Servizo de Arquitectura

PROYECTO: BÁSICO Y DE EJECUCIÓN PARA EL ACCIONAMIENTO
DE LOS VESTIARIOS DE LA ESCUELA DE PIRAFUJIMO

SITUACIÓN: AVENIDA MARQUÉS DE CAMBERO Nº2, LUGO

EXISTENTE: 2024/CAL/241000012

FECHA: 04-05-2024

ARQUITECTA: SARA FERNÁNDEZ RIVERA

PLANO: ALZADOS

Nº


A.05

ESCALA: 1/100 (6/1/2)




	IV76UPP4DD7KRSOL6YGRD47APY	Fecha y Hora	06/06/2026 17:29:18
Normativa	Este documento incorpora firma electrónica reconocida de acuerdo a la ley 6/2020, de 11 de noviembre, reguladora de determinados aspectos de los servicios electrónicos de confianza.		
Firmado por	SARA FERNANDEZ RIVERA		
Url de verificación	https://etramite.deputacionlugo.org/verifirma-lugo/code/IV76UPP4DD7KRSOL6YGRD47APY	Página	9/20




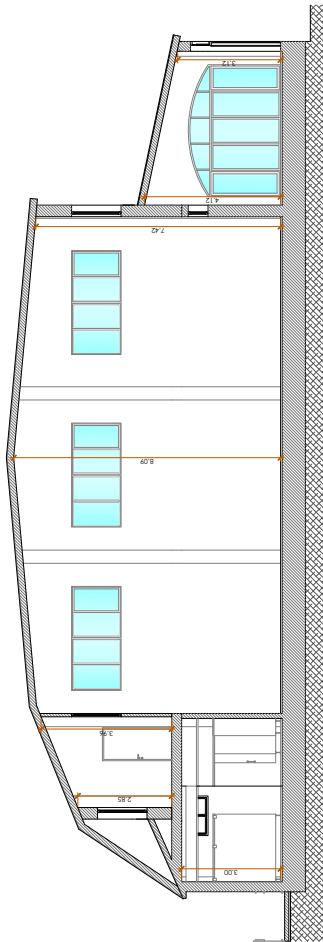

SECCIÓN LONGITUDINAL B

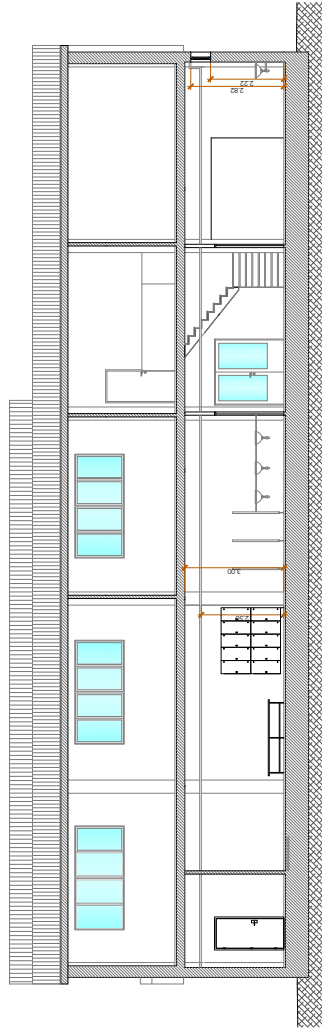

SECCIÓN LONGITUDINAL A

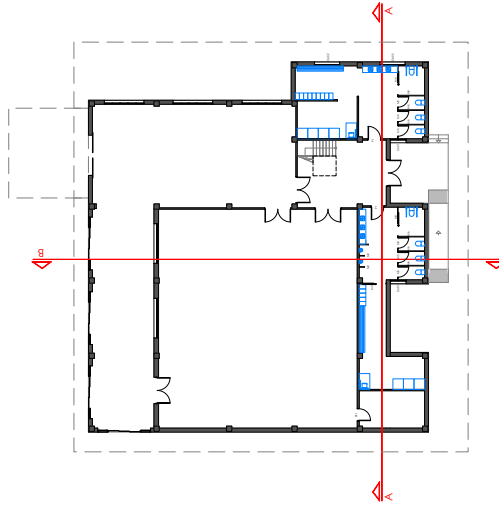

Deputación Provincial
Servizo de Arquitectura

PROYECTO	BÁSICO Y DE EJECUCIÓN PARA EL ACCIONAMIENTO DE LOS VESTIARIOS DE LA ESCUELA DE PRAGUIMO
SITUACIÓN	AVIRÉNDA MARQUÉS DE OMBRERO Nº2, LUGO
EXISTENTE	2024/CAL_241000012
DATA	04-05-2024
ARQUITECTA	SARA FERNÁNDEZ RIVERA
PLANO	Sección longitudinal y transversal
Nº	A.06
ESCALA	1/100 (H) / 1/20 (V)

	IV76UPP4DD7KRSOL6YGRD47APY	Fecha y Hora	06/06/2026 17:29:18
Normativa	Este documento incorpora firma electrónica reconocida de acuerdo a la ley 6/2020, de 11 de noviembre, reguladora de determinados aspectos de los servicios electrónicos de confianza.		
Firmado por	SARA FERNANDEZ RIVERA		
Url de verificación	https://etramite.deputacionlugo.org/verifirma-lugo/code/IV76UPP4DD7KRSOL6YGRD47APY	Página	10/20





ACABADOS

suelos

- 1 pavimento baldosa gres porcelánico de gran formato, clase 2
- 2 pavimento baldosa hidráulica para exterior
- 3 pintura epoxi antideslizante dos componentes
- 4 pavimento baldosa gres esmaltado, clase 2

paredes

- 1 enlucido de yeso y pintado
- 2 enlucido de mortero de cemento y revestimiento con piezas de gran formato de gres porcelánico

techos

- 1 enlucido de mortero de cemento y pintado
- 2 falso techo registrable / continuo con perfiles oculta de placas de escayola fonoadsorvente
- 3 falso techo de PVC con perfiles oculta




Deputación Provincial
Servizo de Arquitectura

PROYECTO	BÁSICO Y DE EJECUCIÓN PARA EL ACONDICIONAMIENTO DE LOS VESTIBULOS DE LA ESCUELA DE PRAGUISMO		
UBICACIÓN	AVENIDA MARQUÉS DE CAMBERO Nº2, LUJO		
EXPERIENTE	2024/CIA/241000012	DATA	04-05-2024
ARQUITECTA	SARA FERNÁNDEZ RIVERA		
PLANO	Plantas de Acabados	Nº	A.07
		ESCALA	1/100 (m/A)



	IV76UPP4DD7KRSOL6YGRD47APY	Fecha y Hora	06/06/2026 17:29:18
Normativa	Este documento incorpora firma electrónica reconocida de acuerdo a la ley 6/2020, de 11 de noviembre, reguladora de determinados aspectos de los servicios electrónicos de confianza.		
Firmado por	SARA FERNANDEZ RIVERA		
Url de verificación	https://etramite.deputacionlugo.org/verifirma-lugo/code/IV76UPP4DD7KRSOL6YGRD47APY	Página	11/20



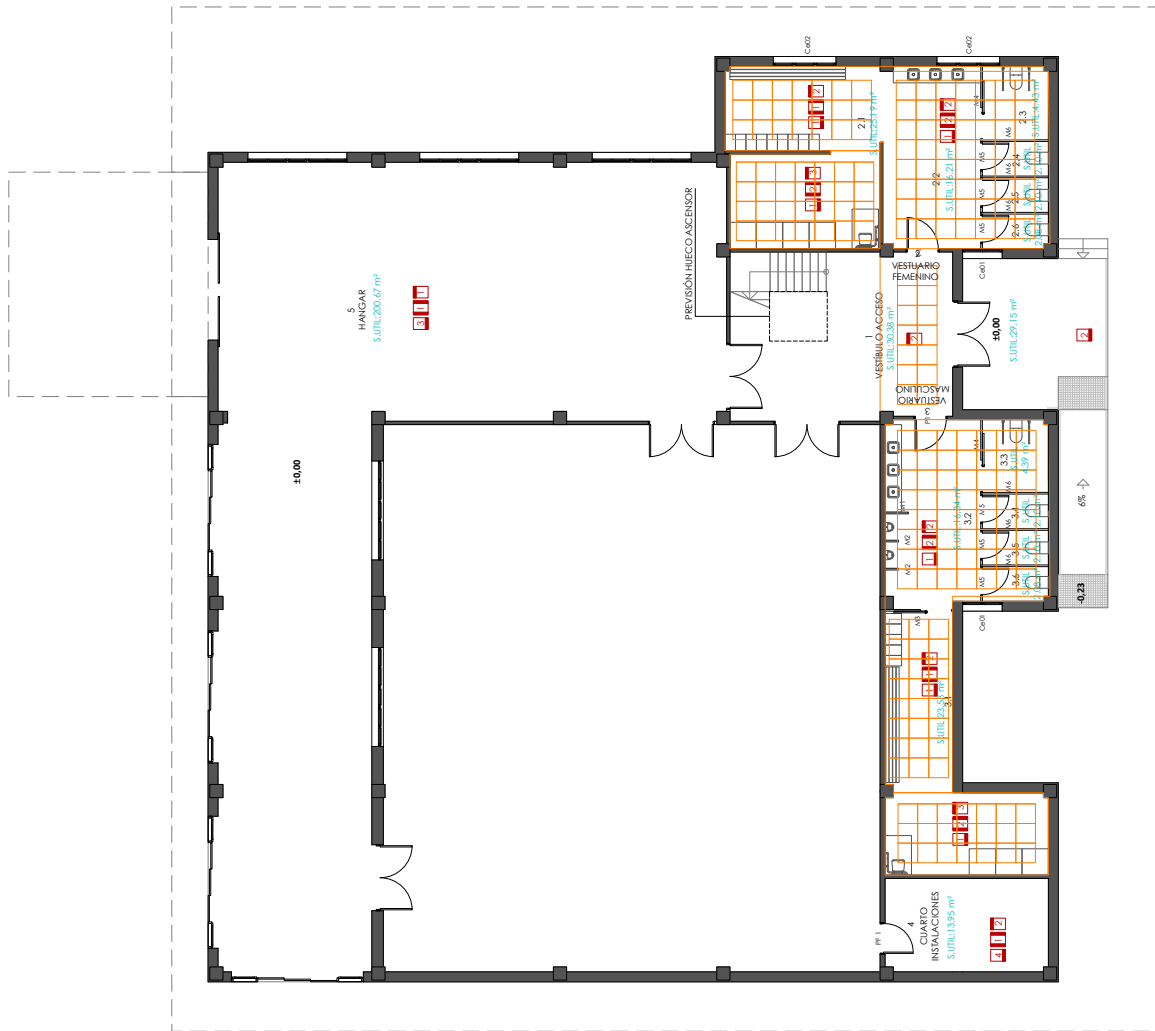

ACABADOS

suelos

- 1 pavimento baldosa gres porcelánico de gran formato, clase 2
- 2 pavimento baldosa hidráulica para exterior
- 3 pintura epoxi antideslizante dos componentes
- 4 pavimento baldosa gres esmaltado, clase 2

paredes

- 1 enlucido de yeso y pintado
- 2 enlucido de mortero de cemento y revestimiento con piezas de gran formato de gres porcelánico

techos

- 1 enlucido de mortero de cemento y pintado
- 2 falso techo registrable / continuo con perfiles oculta de placas de escayola fonoadsorvente
- 3 falso techo de PVC con perfiles oculta



Diputación Provincial
Servicio de Arquitectura

PROYECTO: BÁSICO Y DE EJECUCIÓN PARA EL ACONDICIONAMIENTO

DE LOS VESTIBULOS DE LA ESCUELA DE PRAGUISMO

UBICACIÓN: AVENIDA MARQUÉS DE CAMBERO Nº2, LUGO

EXPERIENTE: 2024/CAG_24/000012

FECHA: 04-05-2024

ARQUITECTA: SARA FERNÁNDEZ RIVERA

PLANO: R0100001 - Plano de techo

Nº: A.08


ESCALA: 1/100 (H/A)




	IV76UPP4DD7KRSOL6YGRD47APY	Fecha y Hora	06/06/2026 17:29:18
Normativa	Este documento incorpora firma electrónica reconocida de acuerdo a la ley 6/2020, de 11 de noviembre, reguladora de determinados aspectos de los servicios electrónicos de confianza.		
Firmado por	SARA FERNANDEZ RIVERA		
Url de verificación	https://etramite.deputacionlugo.org/verifirma-lugo/code/IV76UPP4DD7KRSOL6YGRD47APY	Página	12/20




CARPINTERIA MAMPARAS FENÓLICAS

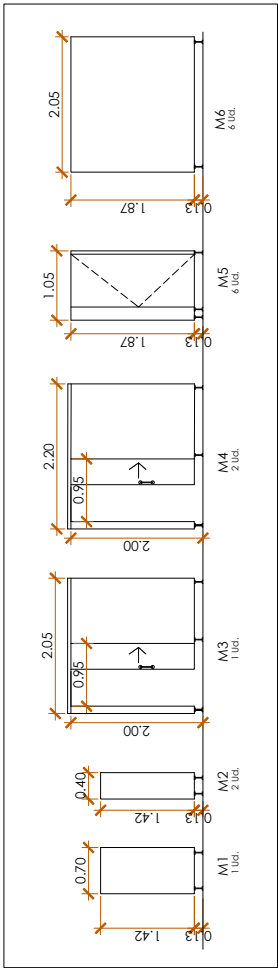



BARANDILLA RAMPA

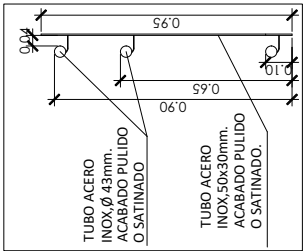

CARPINTERIA MADERA Y PCI

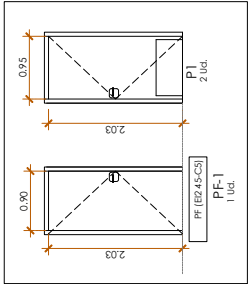

CARPINTERIA EXTERIOR

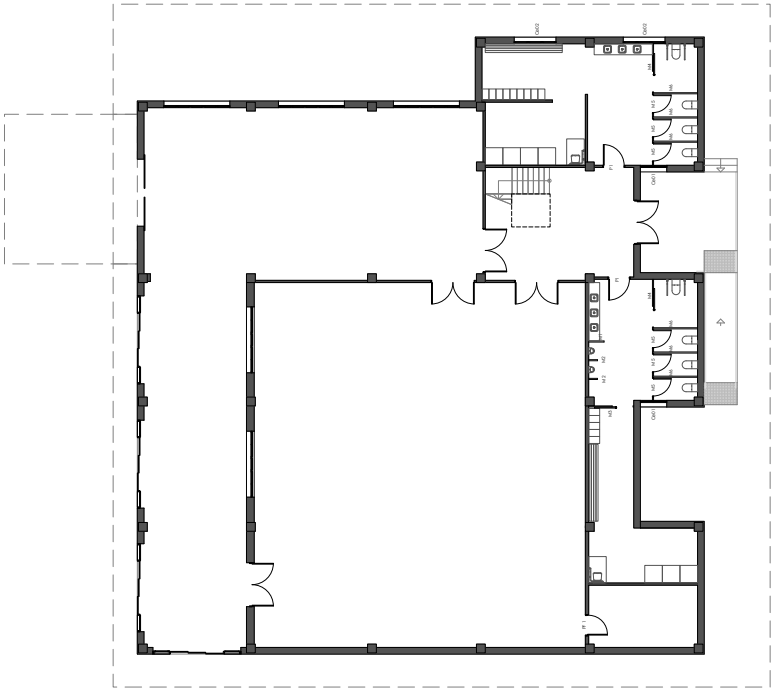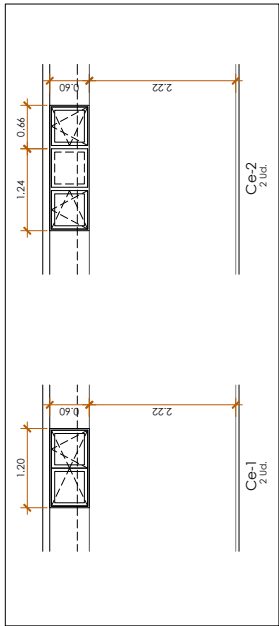

Deputación Provincial
Servizo de Arquitectura

PROYECTO: BÁSICO Y DE EJECUCIÓN PARA EL ACCIONAMIENTO
DE LOS VESTIARIOS DE LA ESCUELA DE PIRAGÜISMO

SITUACIÓN: AV. RÍCA MARGES DE OMBRERO Nº2, LUJO
EXTERIORE: 2024/CIA/ 24/000012

ARQUITECTA: SARA FERNÁNDEZ RIVERA
DATA: 04-05-2024

PLANO: Memoria carpinterías

Nº
ESCALA: 1/100 (H/A)



	IV76UPP4DD7KRSOL6YGRD47APY	Fecha y Hora	06/06/2026 17:29:18
Normativa	Este documento incorpora firma electrónica reconocida de acuerdo a la ley 6/2020, de 11 de noviembre, reguladora de determinados aspectos de los servicios electrónicos de confianza.		
Firmado por	SARA FERNANDEZ RIVERA		
Url de verificación	https://etramite.deputacionlugo.org/verifirma-lugo/code/IV76UPP4DD7KRSOL6YGRD47APY	Página	13/20



RESISTENCIA AL FUEGO EN BAJA (ACCESO):

resistencia al fuego en:	paredes/techos	puertas
separación entre sectores	separac. con z. comunes	separac. con z. comunes

LEYENDA

- línea roja: longitud de evacuación hasta alguna salida de planta
- cuadrado naranja: local riesgo especial


LEYENDA SEÑALIZACIÓN

- línea roja: Recorrido de evacuación
- cuadrado verde: Señalización de Recorrido de Evacuación según UNE 23034:1998
- cuadrado verde: SALIDA
- línea roja: Señalización de salida según UNE 23034:1998
- línea roja: Señal de extintor, Tamaño 210x210mm

NOTA: La señalización de extintores, pulcritudines, sillas exteriores y BES se realiza conforme a la norma UNE 23033-1 y la de salidas y recorridos de evacuación conforme a la norma UNE 23034:1998. Los planos de evacuación cumplen la norma UNE 23033-1:2003, UNE 23033-2:2003 y UNE 23033-4:2003.

LEYENDA DE INSTALACIONES DE PROTECCIÓN CONTRA INCENDIOS

- Extintor portátil de polvo químico ABC
- polvovente anti-bosca de eficacia 21A-113B-C

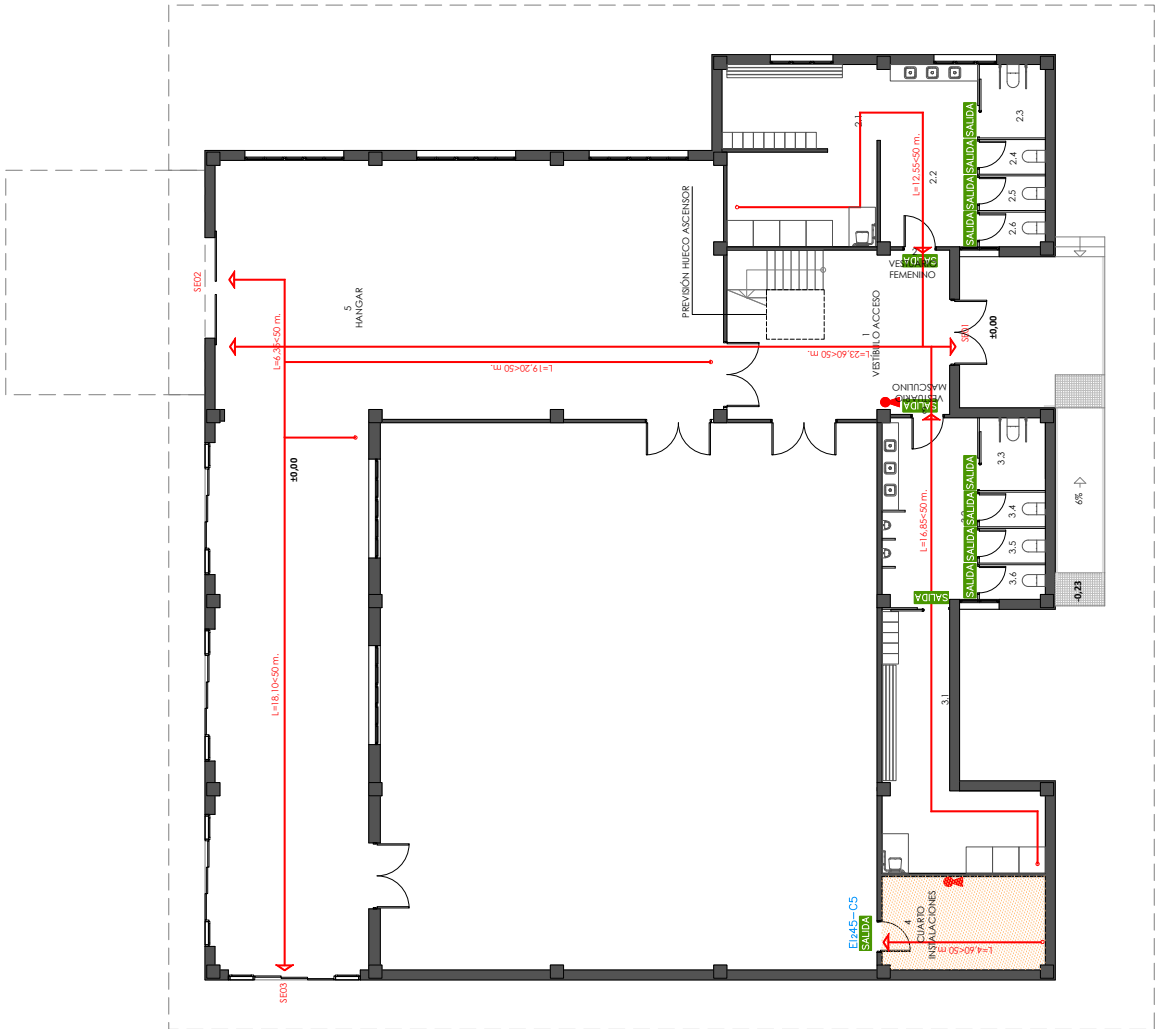

PLANTA BAJA



Diputación Provincial
Servicio de Arquitectura

PROYECTO: BARRIO Y DE EJECUCIÓN PARA EL ACCIONAMIENTO
DE LOS VESTIBULOS DE LA ESCUELA DE PIRAGISMO

UBICACIÓN: AVIRREDA MARQUES DE ONIBERO Nº2, LUGO

EXEQUENTE: 2024/CAG_241000012

DATA: 04-05-2024

ARQUITECTA: SARA FERNANDEZ RIVERA

PLANO: Plano protección contra incendios

Nº




ESCALA: 1/100 (B/A2)

1.01

	IV76UPP4DD7KRSOL6YGRD47APY	Fecha y Hora	06/06/2026 17:29:18
Normativa	Este documento incorpora firma electrónica reconocida de acuerdo a la ley 6/2020, de 11 de noviembre, reguladora de determinados aspectos de los servicios electrónicos de confianza.		
Firmado por	SARA FERNANDEZ RIVERA		
Url de verificación	https://etramite.deputacionlugo.org/verifirma-lugo/code/IV76UPP4DD7KRSOL6YGRD47APY	Página	14/20



Simbología	
	Tubería PEX IDA
	Tubería PEX RETORNO
	Línea frigorífica
	Unidad interior: calefacción, refrigeración y ACS
	Unidad exterior aerotermia
	Bomba de circulación
	Fancoil de cassette. Sistema de dos tubos

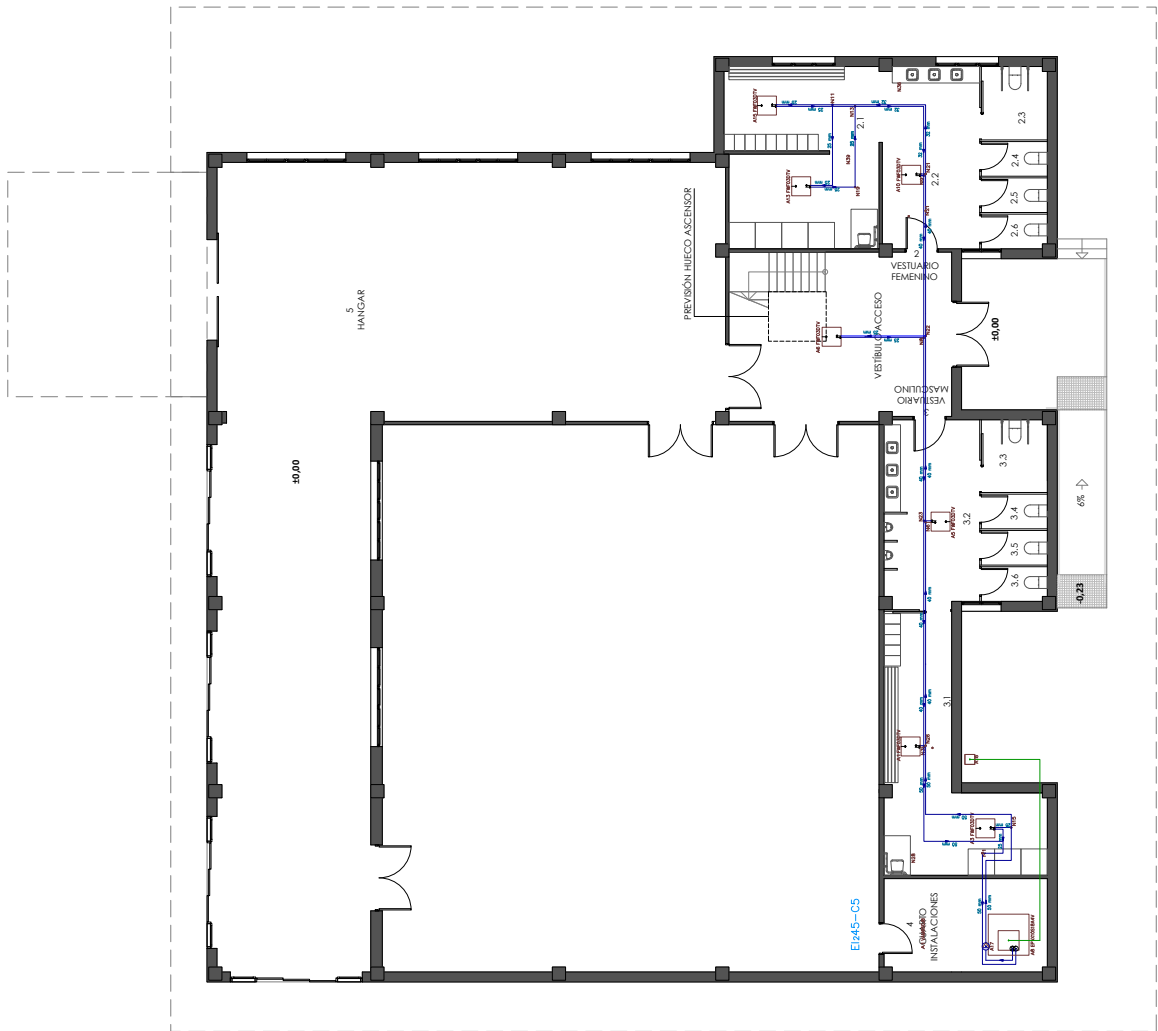

Deputación Provincial
Servizo de Arquitectura

PROYECTO: BÁSICO Y DE EJECUCIÓN PARA EL ACCIONAMIENTO DE LOS VESTUARIOS DE LA ESCUELA DE PRÁGUIMO

SITUACIÓN: AVIREDA MARQUÉS DE OMBRIERO Nº2, LUGO

EXPRENTE: 2024/CAG_241000012

DATA: 04-05-2024

ARQUITECTA: SARA FERNÁNDEZ RIVERA

PLANO: Instalación de climatización

Nº

1.02


ESCALA: 1/100 (60 x 42)



	IV76UPP4DD7KRSOL6YGRD47APY	Fecha y Hora	06/06/2026 17:29:18
Normativa	Este documento incorpora firma electrónica reconocida de acuerdo a la ley 6/2020, de 11 de noviembre, reguladora de determinados aspectos de los servicios electrónicos de confianza.		
Firmado por	SARA FERNANDEZ RIVERA		
Url de verificación	https://etramite.deputacionlugo.org/verifirma-lugo/code/IV76UPP4DD7KRSOL6YGRD47APY	Página	15/20



Simbología	
Conductos ventilación	
Rejilla impulsión	
Rejilla extracción	
Recuperador de calor	

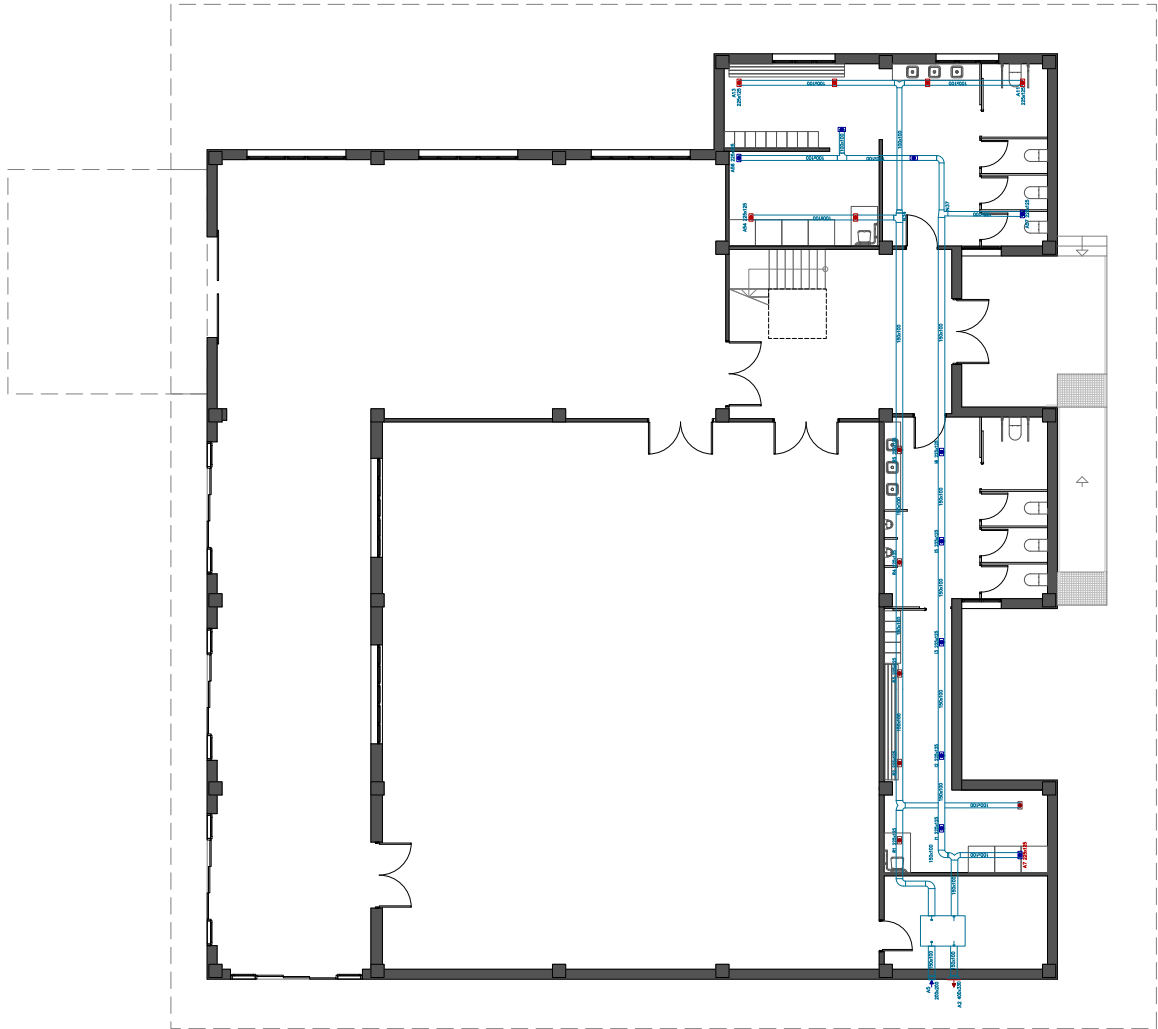

PLANTA BAJA



Deputación Provincial
Servizo de Arquitectura

PROYECTO: BÁSICO Y DE EJECUCIÓN PARA EL ACCIONAMIENTO
DE LOS VESTIARIOS DE LA ESCUELA DE PIRAGÜISMO

SITUACIÓN: AVENIDA MARQUÉS DE CAMBERO Nº2, LUGO

EXPRENTE: 2024/CAL/241000012

DATA: 04-05-2024

ARQUITECTA: SARA FERNÁNDEZ RIVERA

PLANO: Instalación ventilación

Nº

1.03

ESCALA: 1/100 (80 x A2)



IV76UPP4DD7KRSOL6YGRD47APY

Fecha y Hora

06/06/2026 17:29:18

Normativa

Este documento incorpora firma electrónica reconocida de acuerdo a la ley 6/2020, de 11 de noviembre, reguladora de determinados aspectos de los servicios electrónicos de confianza.

Firmado por

SARA FERNANDEZ RIVERA

Url de verificación

<https://etramite.deputacionlugo.org/verifirma-lugo/code/IV76UPP4DD7KRSOL6YGRD47APY>

Página

16/20



Leyenda	
	Posición de la toma de iluminación
	Sensor de proximidad
	Interruptor estanco
	Cuadro individual
	Caja de protección y medida (CPM)
	Luminaria de emergencia, estancia
	Luminaria de emergencia
	Toma de termo eléctrico
	Toma de baño / auxiliar de cocina
	Toma de calefacción
	Toma de uso general doble, estancia
	Bomba de circulación
	Grupo de presión



PLANTA BAJA

Deputación Provincial
Servizo de Arquitectura

PROYECTO: BÁSICO Y DE EJECUCIÓN PARA EL ACCIONAMIENTO DE LOS VESTUARIOS DE LA ESCUELA DE PRAGUÍSIMO

SITUACIÓN: AVIRREDA MARQUÉS DE OMBRERO Nº2, LUGO

EXPRENTE: 2024/CAO_241000012

DATA: 04-05-2024

ARQUITECTA: SARA FERNÁNDEZ RIVERA

PLANO: Instalación de fuerza y alumbrado

Nº: 1.04


ESCALA: 1/100 (87/42)



Materiales utilizados para las tuberías		Diámetros utilizados en la instalación interior	
Acometida general (I)	Tubo de polietileno PE 100, PN=16 atm, según UNE-EN 12201-2	Retorno de agua caliente	40 mm
Alimentación	Tubo de acero galvanizado según UNE 19048	Ducha con rociador hidromezclador antivandático (Hroc)	16 mm
Instalación interior	Tubo de polietileno reticulado (PE-X), serie S, PN=6 atm, según UNE-EN ISO 15875-2	Lavabo con hidromezclador temporizado (Htemp)	16 mm
Aislamiento térmico (A.C.S.)	Coquilla de espuma elastomérica	Inodoro con cisterna (Sd)	25 mm
		Urinario con grifo temporizado (Ugt)	16 mm




Simbología	
	Tubería de agua fría
	Tubería de agua caliente
	Tubería de retorno de agua caliente sanitaria
	Toma y llave de corte de acometida
	Preinstalación de contador
	Grupo de presión
	Llave de abonado
	Unidad interior para calefacción, refrigeración y ACS
	Sistema bibloc
	Bomba de circulación
	Llave de local húmedo
	Consumo con hidromezclador
	Consumo de agua fría
	Punto de consumo con mayor caída de presión
	Punto de conexión del circuito de retorno de A.C.S.
	Colector
	Ducha con rociador hidromezclador antivandático
	Inodoro con cisterna
	Lavabo con hidromezclador temporizado
	Urinario con grifo temporizado

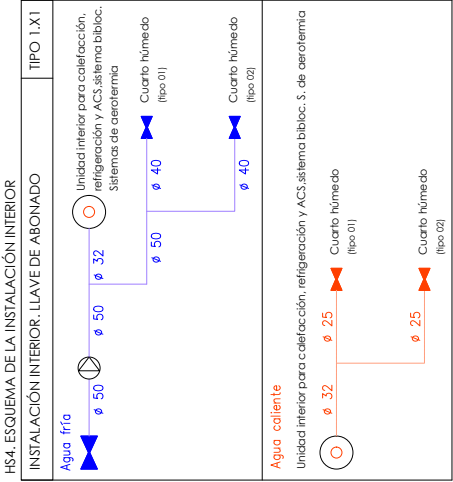

Simbología	
	Conexión con la red general de saneamiento
	Equipo de bombeo
	Colector maestro de aguas residuales
	Arqueta
	Sumidero
	Bote sifónico
	Consumo con hidromezclador
	Bañera / Ducha
	Consumo de agua fría
	Inodoro con cisterna

Diámetros utilizados en la red de pequeña evacuación	
Sumidero sifónico (Ssif)	50 mm
Inodoro con cisterna (Sd)	110 mm
Ducha (Du)	50 mm
Urinario con grifo temporizado (Ugt)	50 mm
Lavabo (Lvb)	40 mm

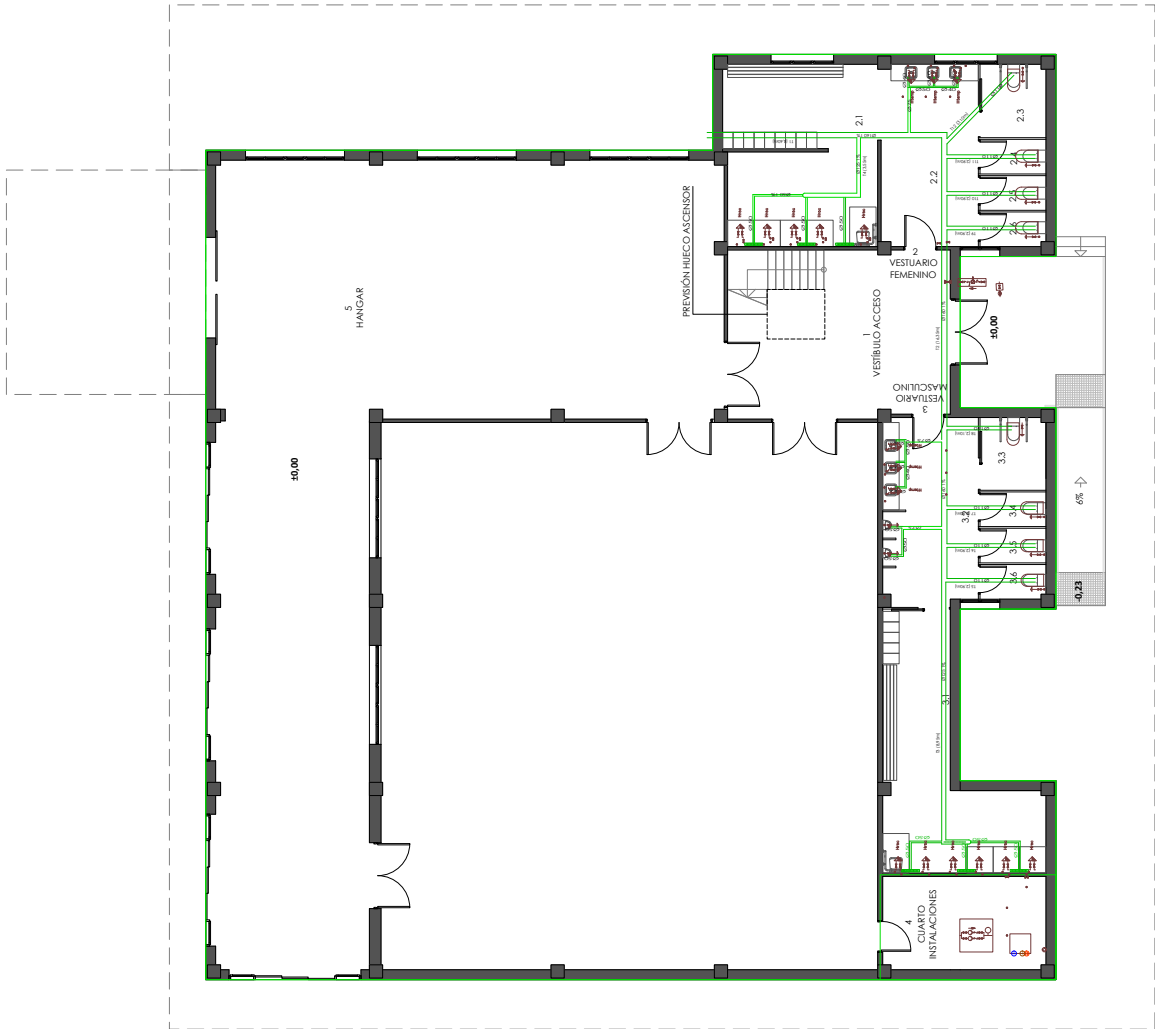

PLANTA BAJA

Referencias y dimensiones de arquetas	
3	80x80x100 cm
7	70x70x90 cm
14	60x60x70 cm
17	50x50x50 cm

Materiales utilizados para las tuberías	
Acometida general	Tubo de PVC liso, serie SN-4, rigidez anular nominal 4 kN/m ² , según UNE-EN 1401-1
Colector en losa de cimentación	Tubo de PVC liso, serie SN-4, rigidez anular nominal 4 kN/m ² , según UNE-EN 1401-1
Red de pequeña evacuación	Tubo de PVC, serie B, según UNE-EN 1329-1



Diputación Provincial
Servizo de Arquitectura

PROYECTO	BÁSICO Y DE EJECUCIÓN PARA EL ACONDICIONAMIENTO DE LOS VESTUARIOS DE LA ESCUELA DE PRAGUJIMO
SITUACIÓN	AVENIDA MARQUÉS DE CAMBERO Nº2, LUGO
EXPRENTE	2024/CAL 24100012
FECHA	04-05-2024
ARQUITECTA	SARA FERNÁNDEZ RIVERA
PLANO	Instalación saneamiento
Nº	1.07
ESCALA	1/100 (H/A)



	IV76UPP4DD7KRSOL6YGRD47APY	Fecha y Hora	06/06/2026 17:29:18
Normativa	Este documento incorpora firma electrónica reconocida de acuerdo a la ley 6/2020, de 11 de noviembre, reguladora de determinados aspectos de los servicios electrónicos de confianza.		
Firmado por	SARA FERNANDEZ RIVERA		
Url de verificación	https://etramite.deputacionlugo.org/verifirma-lugo/code/IV76UPP4DD7KRSOL6YGRD47APY	Página	20/20

